


INSTALACJA KANALIZACJI SANITARNEJ - RZUT PIWNIC

Skala 1:50

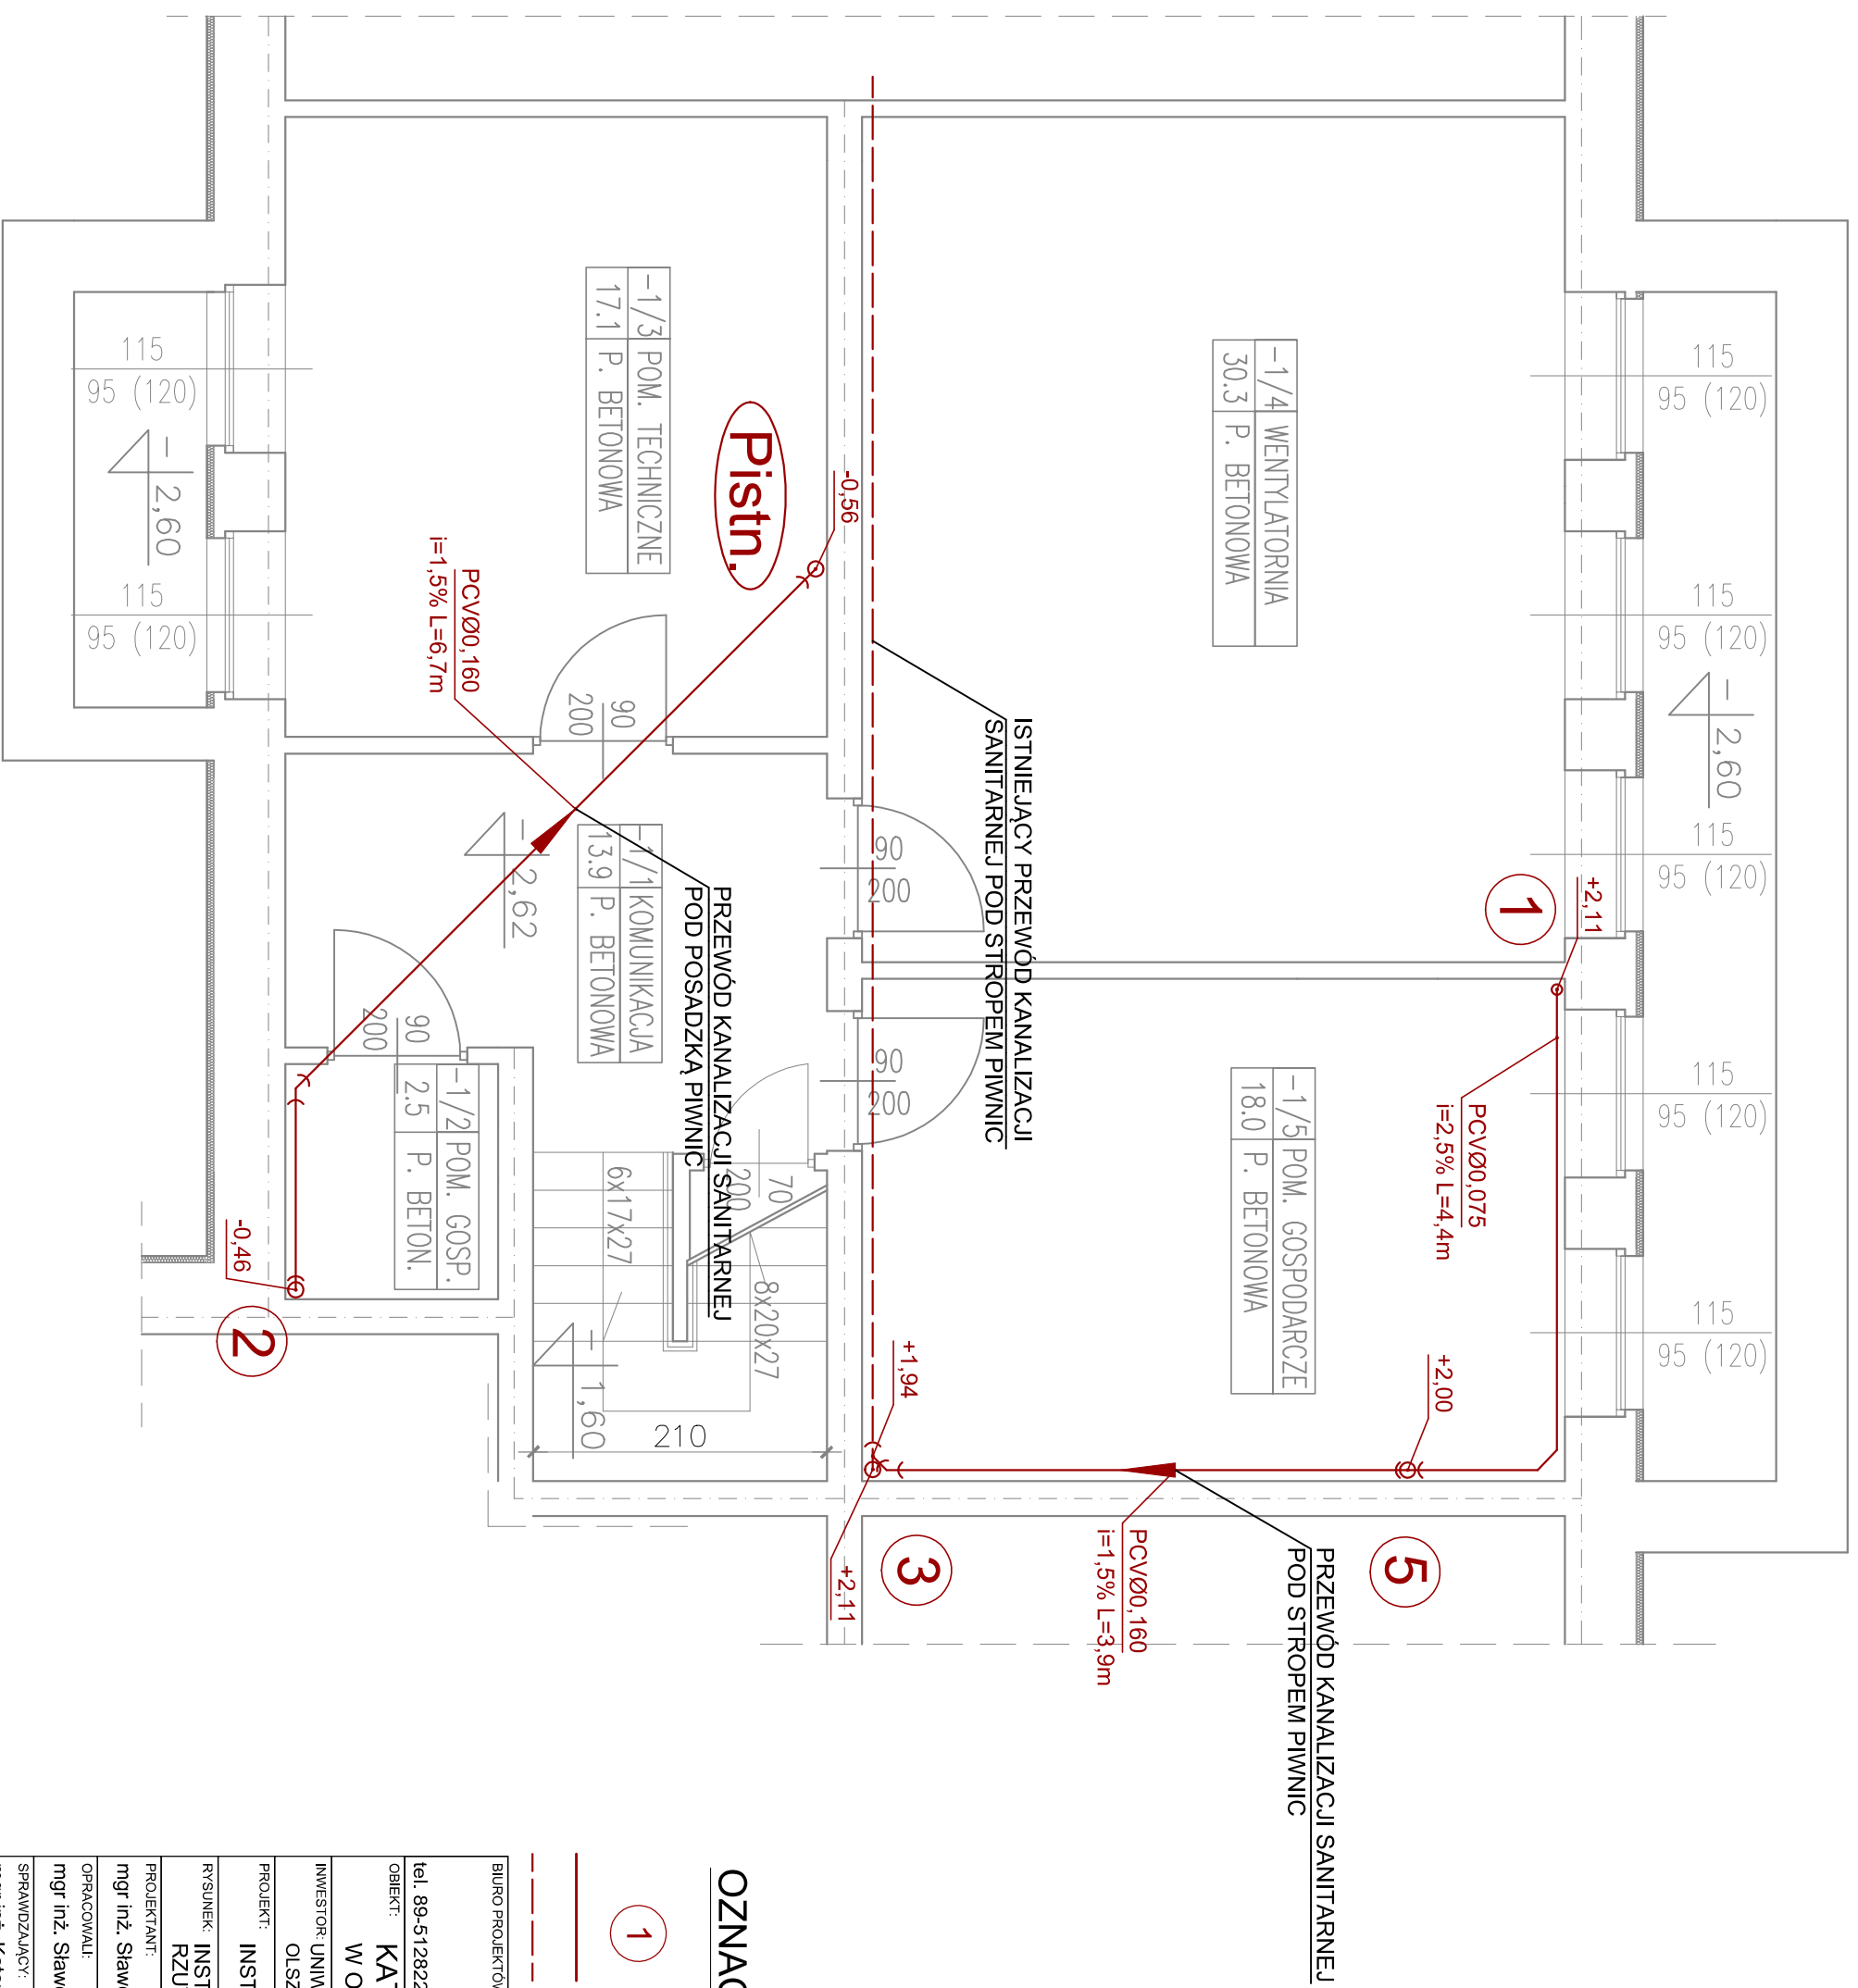

OZNACZENIA:

- 1 PION NR 1 INSTALACJI KANALIZACJI SANITARNEJ
- INSTALACJA KANALIZACJI SANITARNEJ
- - - ODPWIETRZENIE INSTALACJI KANAL. SANIT.

BIURO PROJEKTÓW:		FANATERM S.C.	
tel. 89-5128224 / fax 89-6707087 / e-mail: fanaterm@hot.pl / www.fanaterm.pl			
OBIEKT:		KATEDRA PATOMORFOLOGII UWM	
W OLSZTYNIE, UL. ŻOLNIERSKA 18		FAZA PROJ.:	
INWESTOR: UNIWERSYTET WARMIŃSKO-MAZURSKI W OLSZTYNIE		BRANŻA:	
OLSZTYN, UL. OCZAPOWSKIEGO 2		S	
PROJEKT:		INSTALACJE SANITARNE	
RYSUNEK:		INSTALACJA KANALIZACJI SANITARNEJ -	
RZUT PIWNIC		NR PROJ.:	
PROJEKTANT:		FA/28/11	
mgr inż. Sławomir Dominiczak		DATA:	
OPRACOWALI:		11. 2011	
mgr inż. Sławomir Dominiczak		SKALA:	
mgr inż. Sławomir Dominiczak		1:50	
mgr inż. Katarzyna Dominiczak		NR RYS.:	
17/97/OL		S-1	